



## COBERTURA

ESCALA ..... 1:150

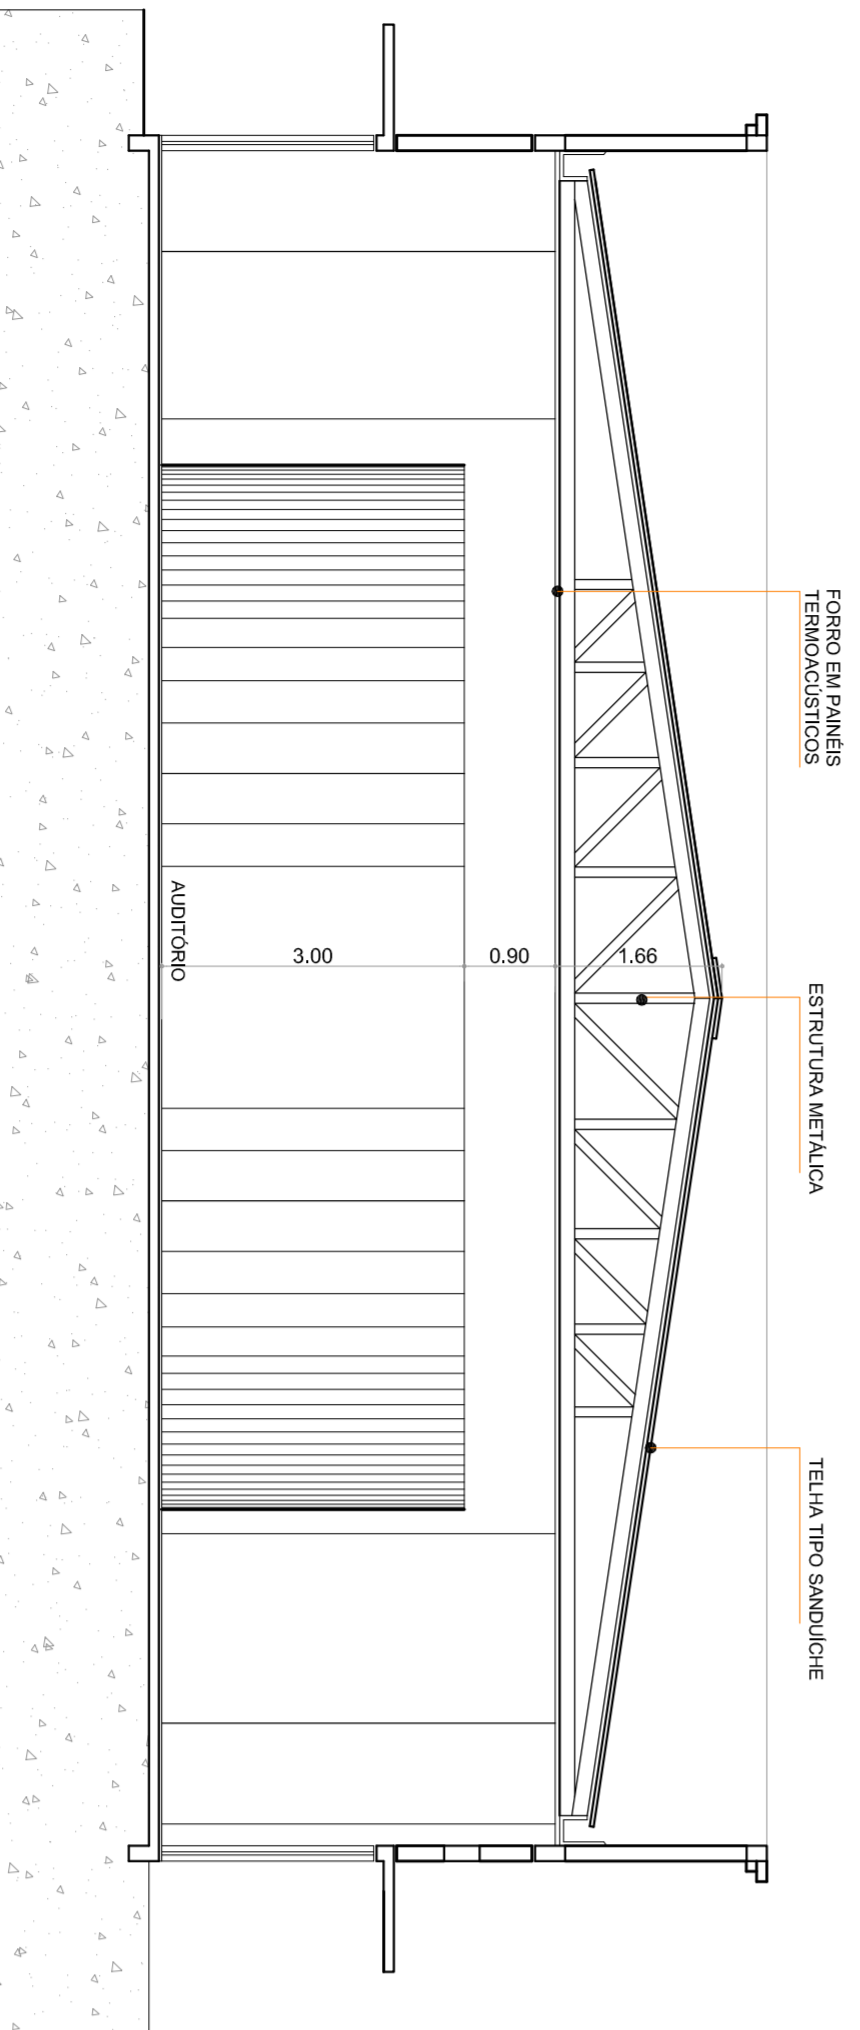


## CORTE a-a

ESCALA ..... 1/75

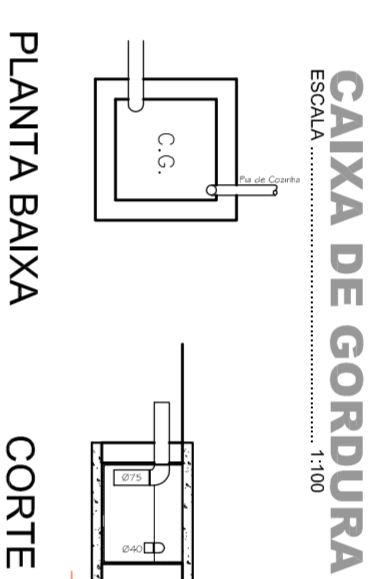

## CAIXA DE GORDURA

ESCALA ..... 1:100

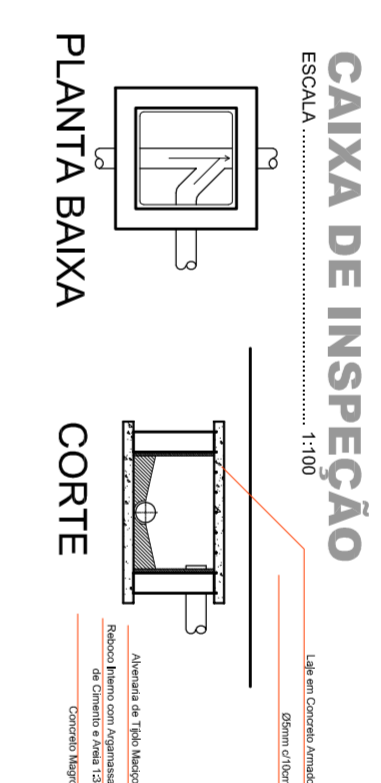

## CAIXA DE INSPEÇÃO

ESCALA ..... 1:100

PLANTA BAIXA

CORTE

Vem do Reservatório Existente  
 Tubo de 100mm  
 Rede de Inspeção  
 Lixo de Cozinha Fino


PLANTA BAIXA

CORTE

Vem do Reservatório Existente  
 Tubo de 100mm  
 Rede de Inspeção  
 Lixo de Cozinha Fino

### LEGENDA:

VD - Válvula de Descarga  
 LVB - Lavatório de Bancada  
 LVC - Lavatório de Cozinha  
 VS - Vaso Sanitário  
 RG - Registro Gaveta  
 RP - Registro Pressão  
 M - Mictório

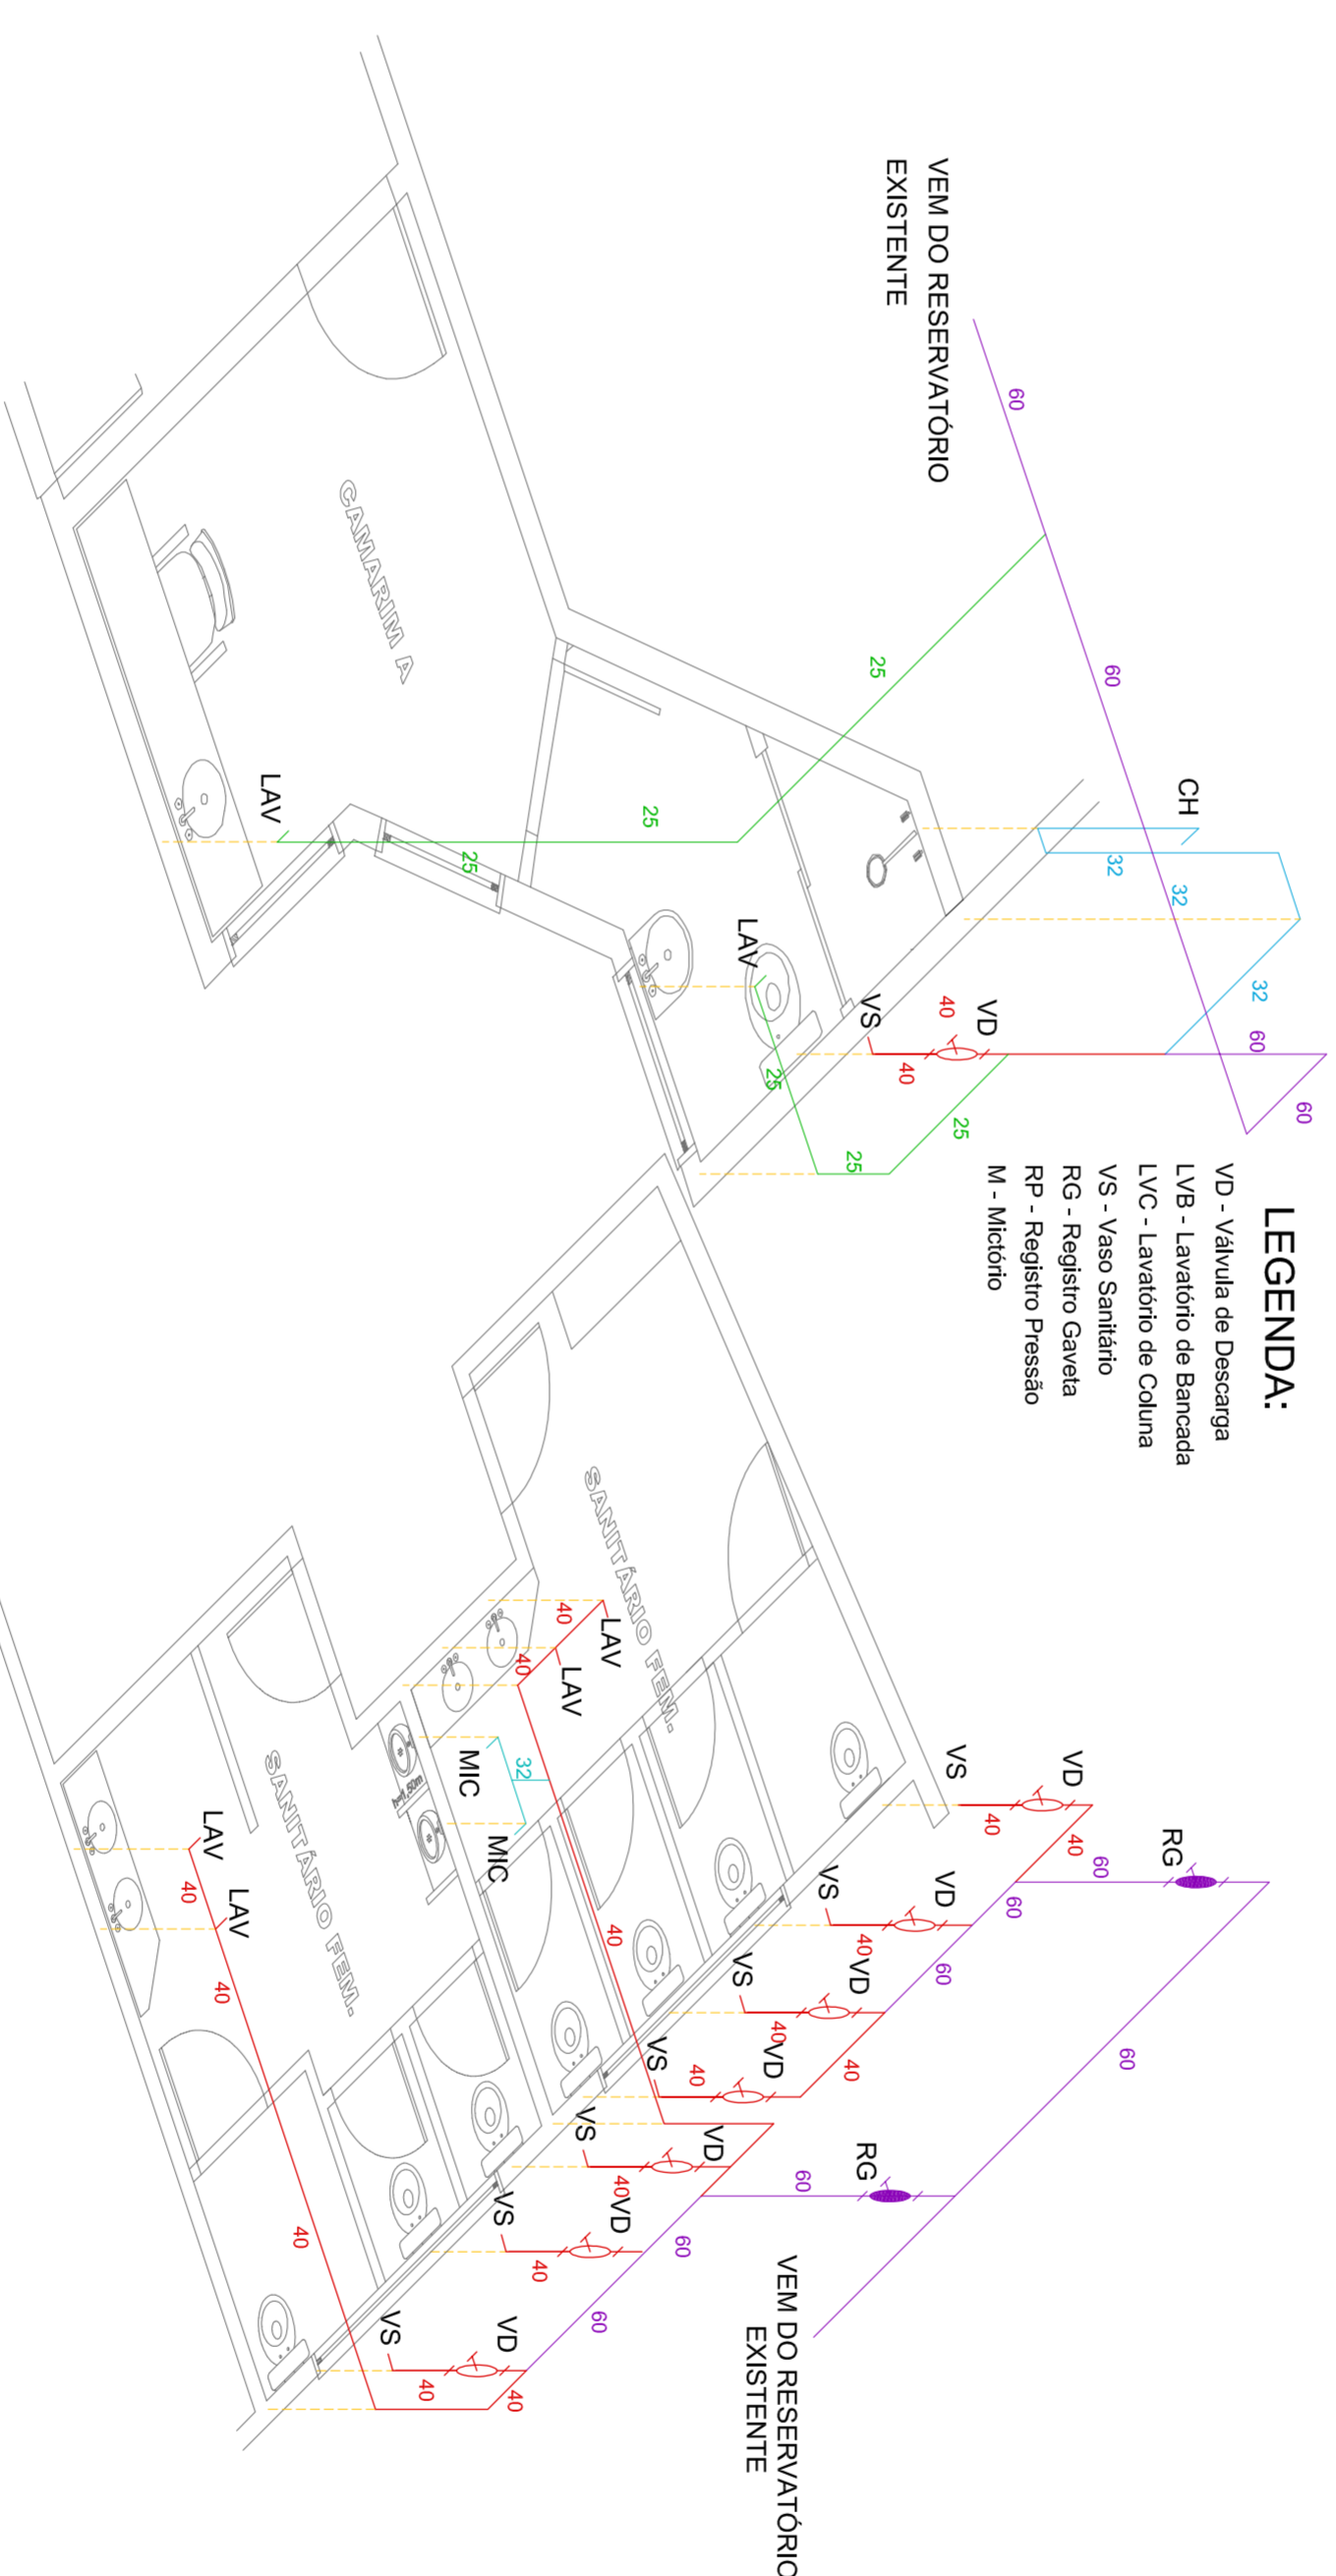

## ISOMÉTRICO BWC camarim - 2x

ESCALA 1:50

## ISOMÉTRICO Sanitários

ESCALA 1:50

## ARQUITETONICO



ASSOCIAÇÃO DOS MUNICÍPIOS DO OESTE DE SANTA CATARINA

## PREFEITURA MUNICIPAL DE CORONEL FREITAS

PROJETO	ESCALA
<b>CENTRO DE EVENTOS</b>	INDICADA
PROJETO CIVIL	DATA
Rua Iguaçu	agosto/2013
ÁREA	VALOR
4.400	1.113,83 m²
RESPONSÁVEL TÉCNICO/PROJETO	PROJETO
Corte A-A, Cobertura, Hidráulico, Sanitário e Detalhes	ESCALA
Michêlle Raquel Damo	Michêlle Raquel
Arquiteta e Urbanista	ARQUITETO
CAU A54 098-3	Centromult.dwg

**03**