



PLANTA BAIXA - TRECHO A a B
ESCALA: 1:50

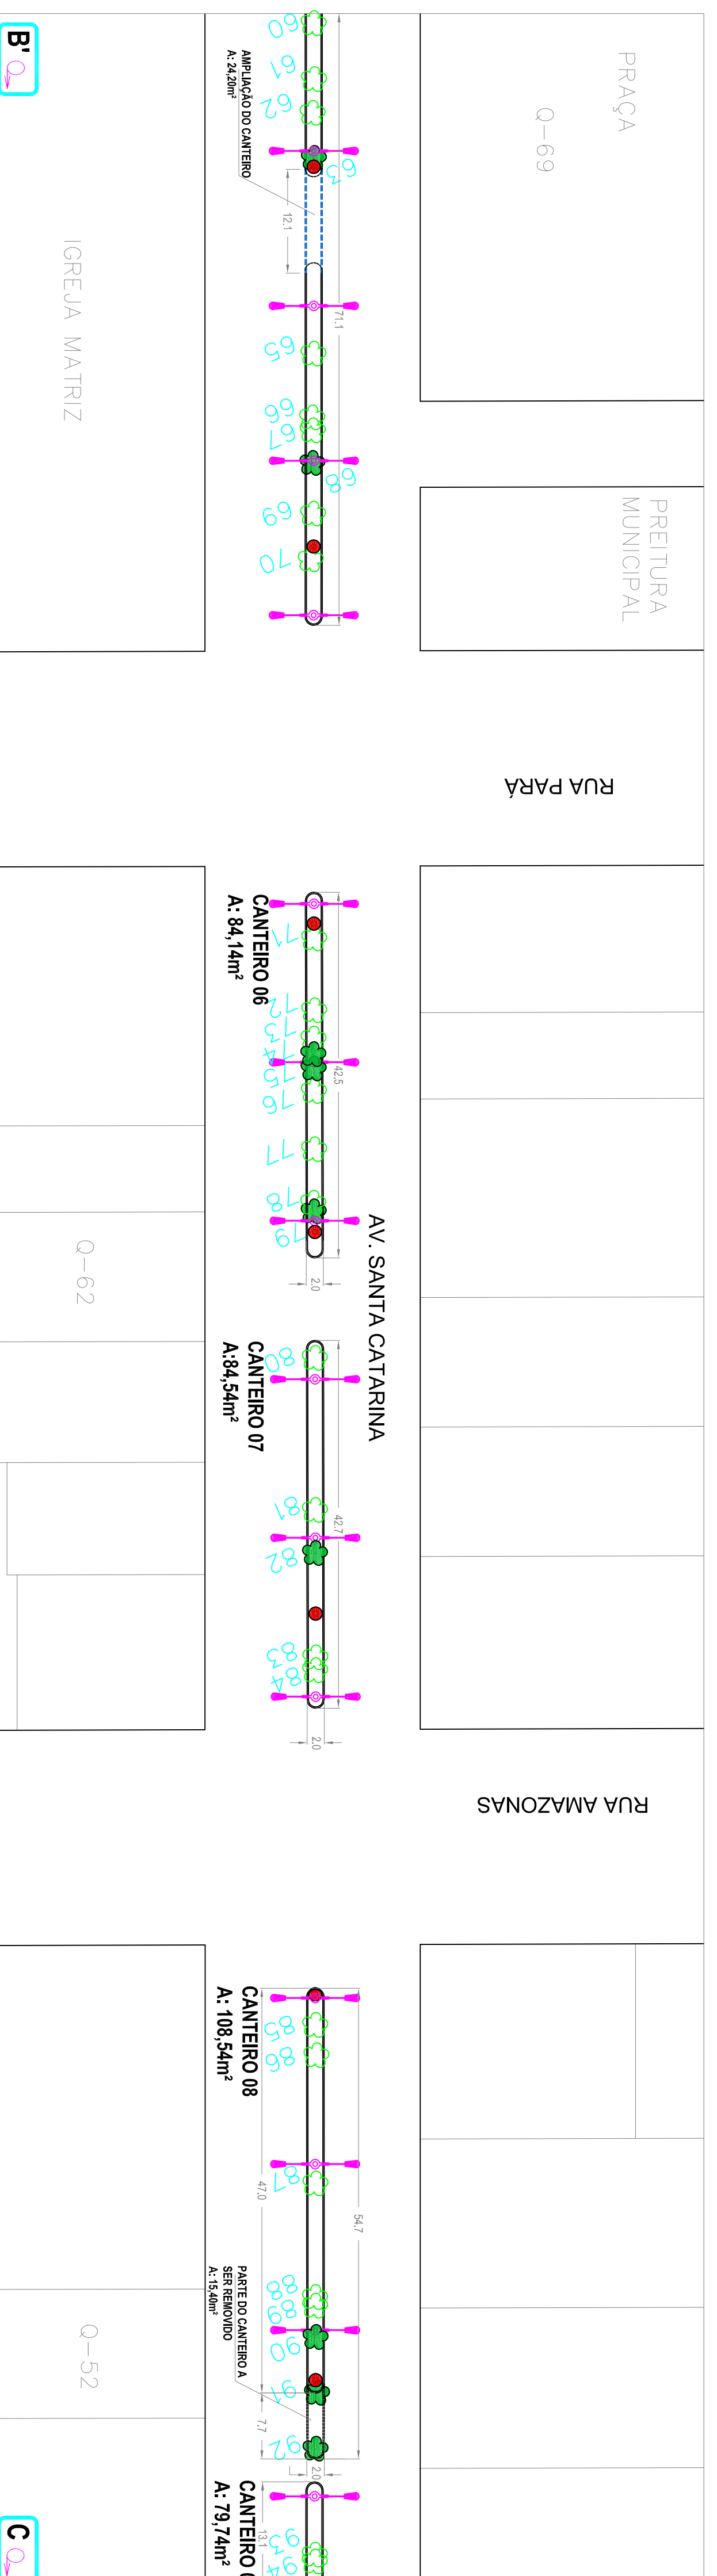

PLANTA BAIXA - TRECHO B a C
ESCALA: 1:50

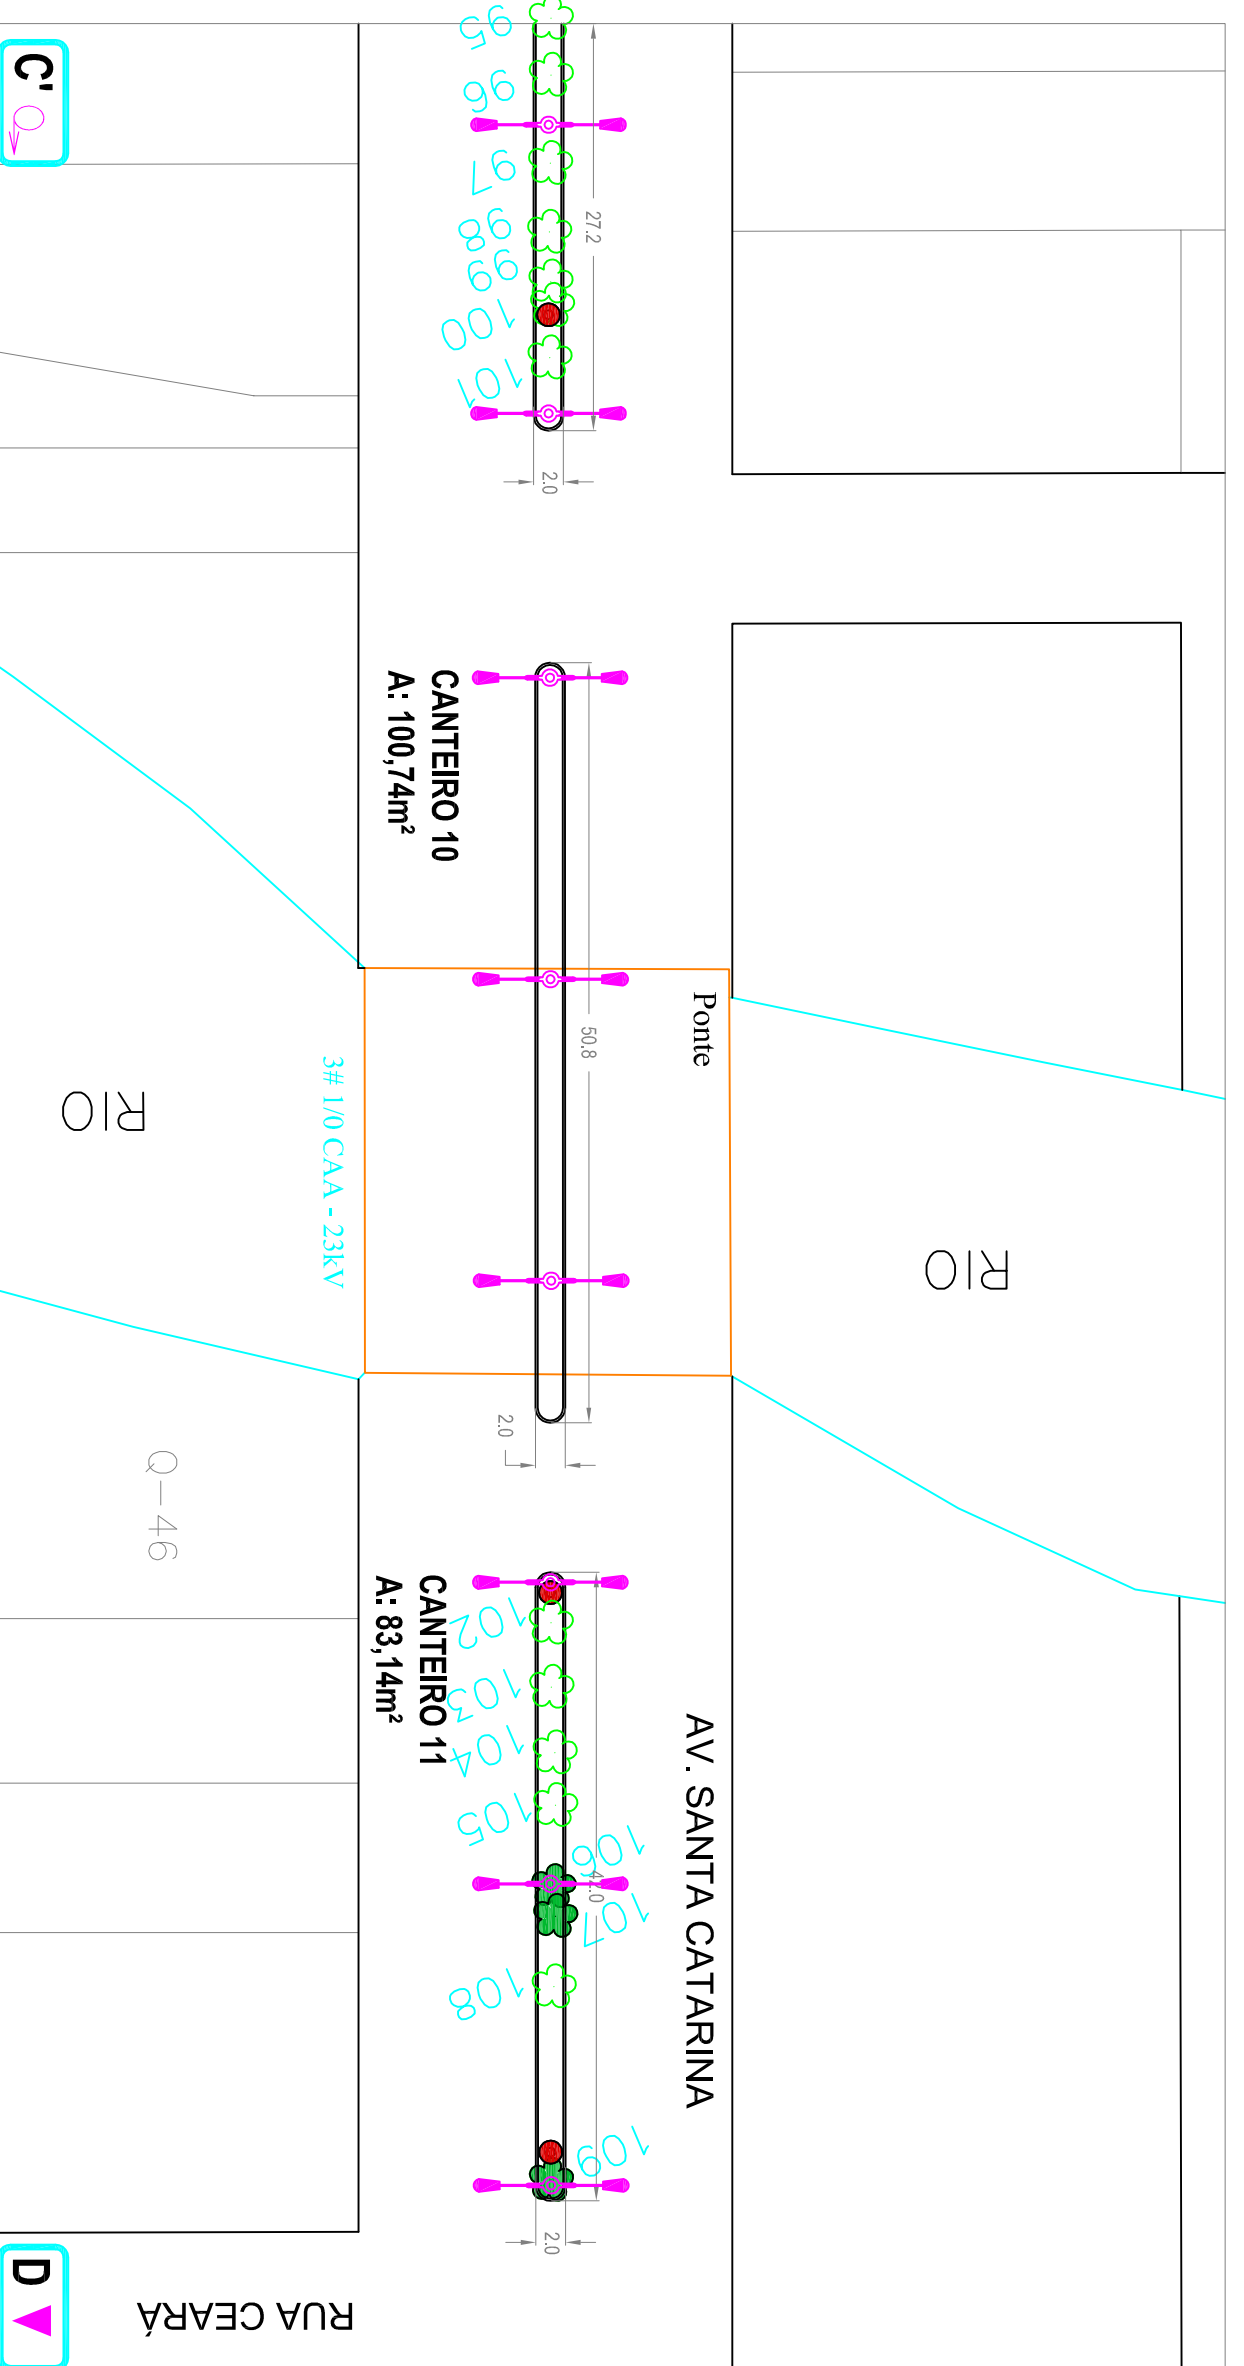

PLANTA BAIXA - TRECHO C a D
ESCALA: 1:50

LEGENDA	
SÍMBOLO	DESCRIÇÃO
	Poste de iluminação existente, c/ 17 m, de concreto circular à refletir.
	Árvores à serem reflorestadas.
	Mão-frão à executar.
	Demolição mão-frão dos cantereiros existentes.

Poste Ornamental de aço, c/ diversos diâmetros, c/ 2 braços na conformação das asas de borboleta, sendo a curva em tubo e oleta ornamental em chipco de aço na forma de "C", esfolado P/ 2 luminária pública tipo Super LED de 120W, com encaixe no Ø 60,3 mm. Fixação p/ engastamento ou com base e chumbador. A executar

NOTAS:

- Os postes de concreto existentes deverão ser retratados e ou removidos.
- As árvores n° 38,39,40,45,53,56,59,63,68,74,75,79,82,90,91,92,106,107,109,118, e 121 serão removidas devido a disposição mais harmoniosa dos postes de iluminação.
- Todos os cantereiros receberão o plantio de grama esmeralda.

ARQUITETÔNICO



PREFEITURA MUNICIPAL DE CORONEL FREITAS

DESCRIÇÃO	ESCALA
Iluminação Cantereiros Centrais Av. Santa Catarina	INDICADA
EDIFÍCIO DA OBRA	DATA
Av. Santa Catarina	MAR/2015
Nº DO PROJETO	ÁREA
4.807	1.066,98m ²
RESPONSÁVEL TÉCNICO PELO PROJETO	PROJETADE
Planta-Baixa cantereiros	02
Michéle Raquel Damo	projeçao.dwg
Arquiteta e Urbanista	CAU A54-998-3